




平面図 $S=1:100$

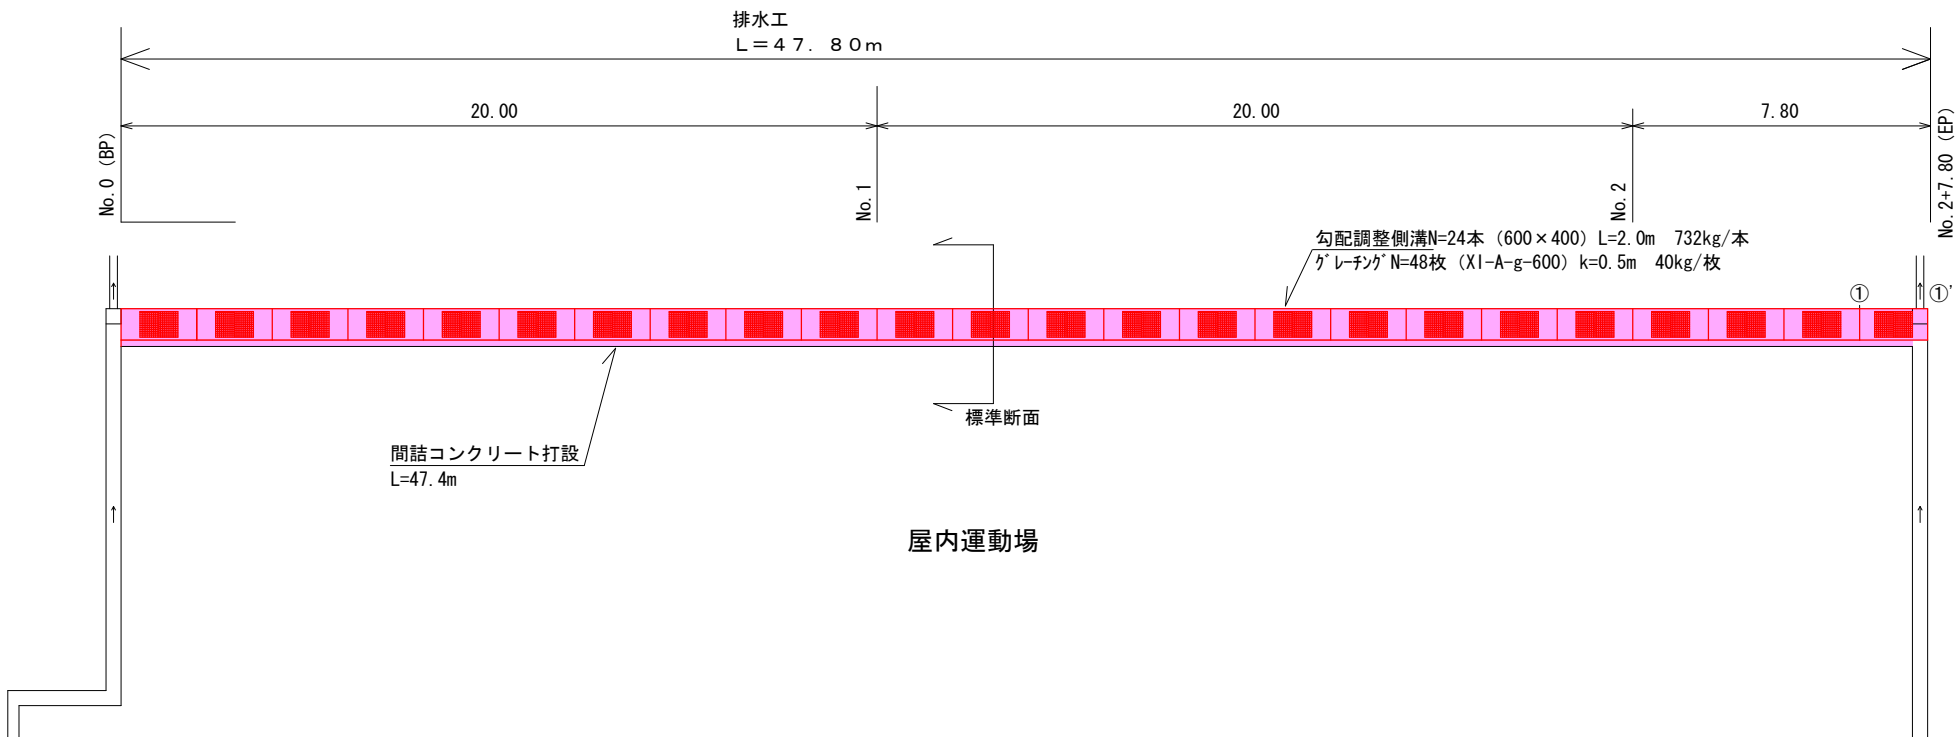


水路展開図 $VS=1:100$
 $VH=1:100$

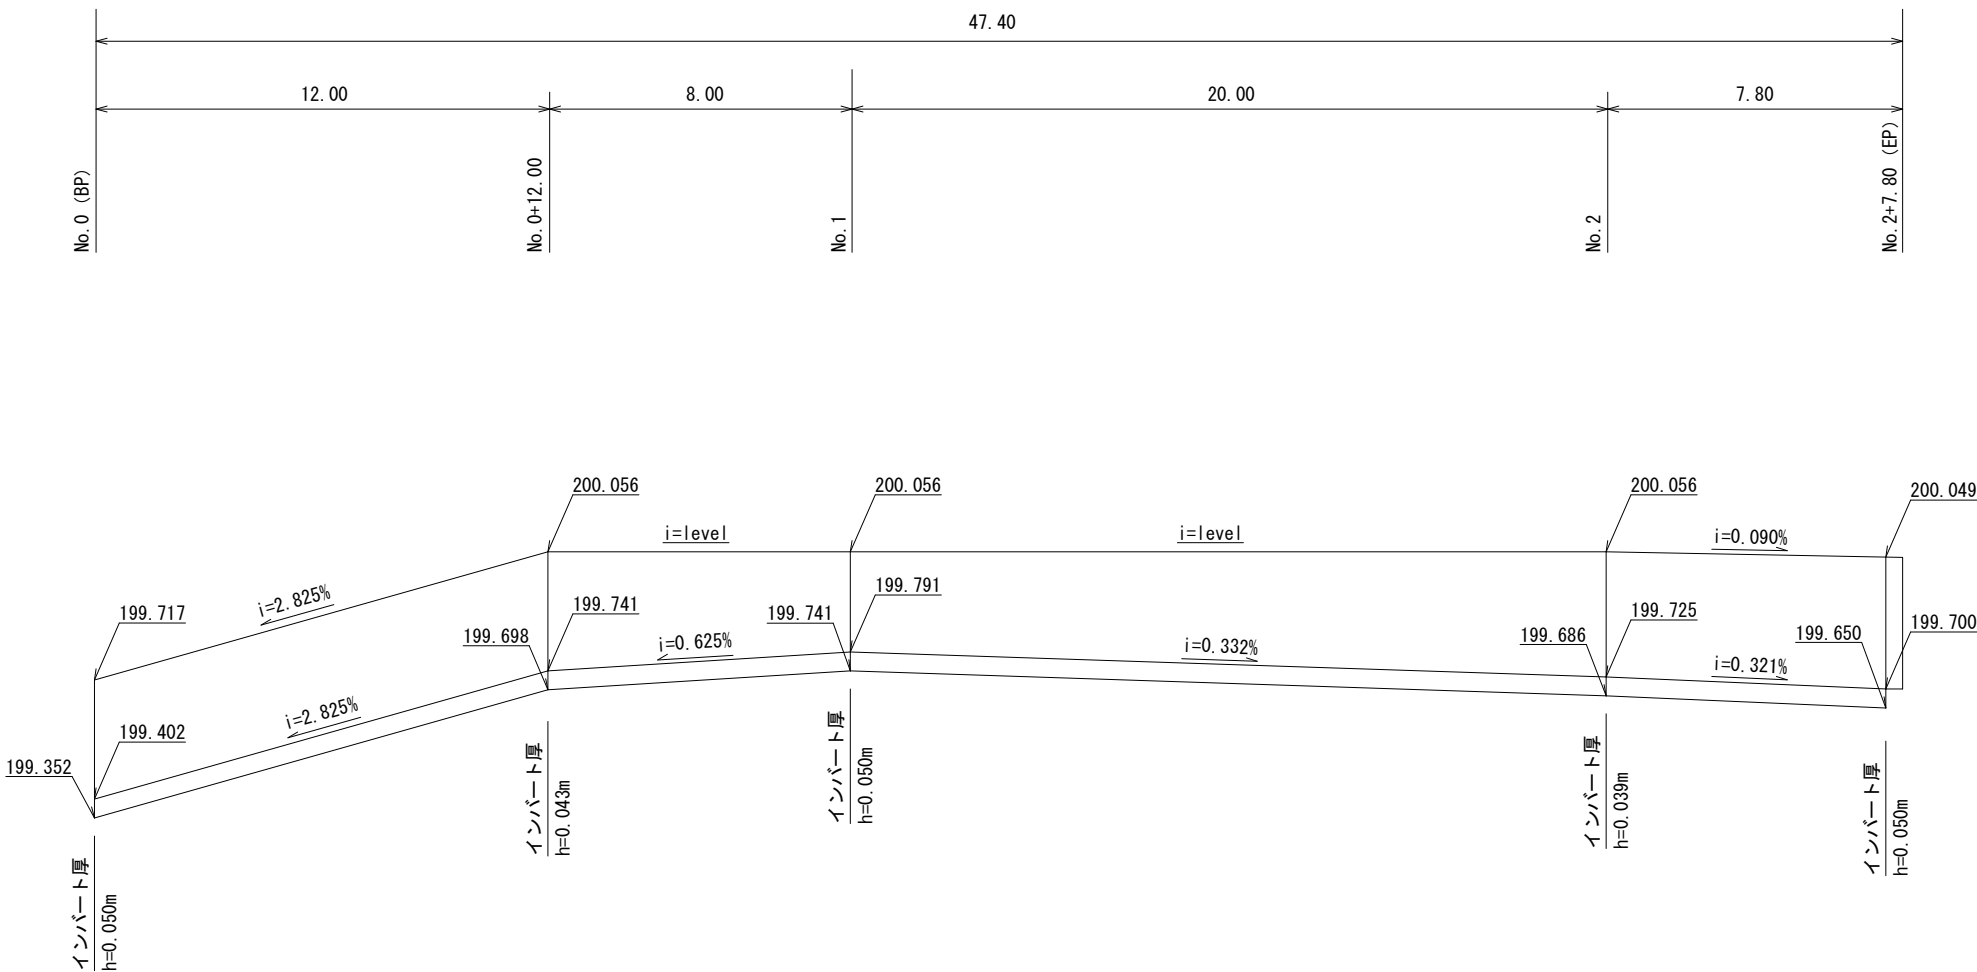

断面図 $S=1:20$

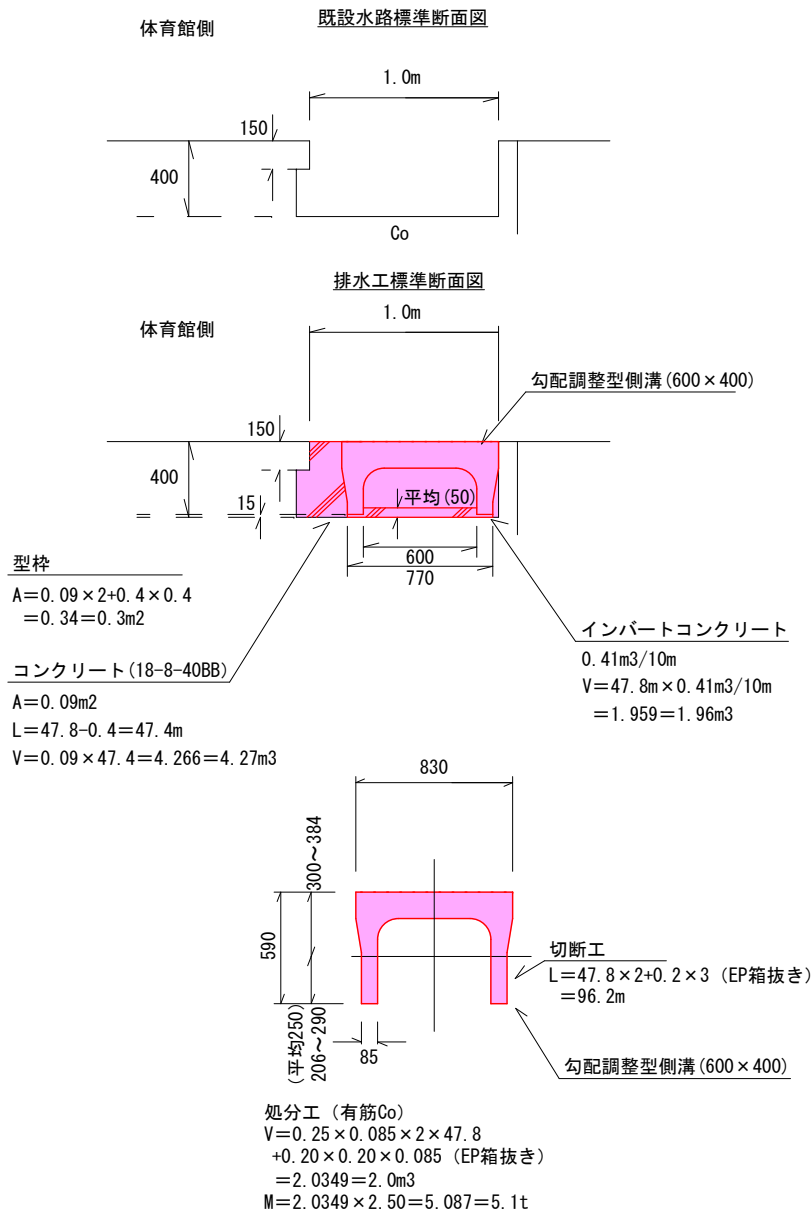

新設側溝排水工図

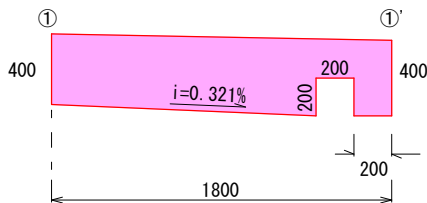

令和7年度 工事番号 第2088号			
会津若松市日新町 地内			
日新小学校屋内運動場北側側溝改修 工事			
平面図 及び 排水工断面図			
縮尺	$S=1:100$	図面全	1葉の1
設計・製図		検査	
会津若松市			