



凡例表	
	分電盤
	制御盤 (シャッター用)
	制御盤 (燈、非常灯、誘導灯用)
	非常照明 電池内蔵形道路誘導灯兼用公灯
	避難口誘導灯 廊下通路 室内通路 誘導灯
	照明器具
	吊下げ具
	避難方向
	シャッター制御用 距離感知 3種光色式
	避難口誘導灯 初層器
	配線 3芯 2芯
	配線 止り下り未通
	分電盤 NO (1階-7各回路)
A	蓄電池 FK-383型
B	、 FK-344、
C	、 FK-377、
D	、 FK 136、
E	、 FK 370、
	交換指定器具


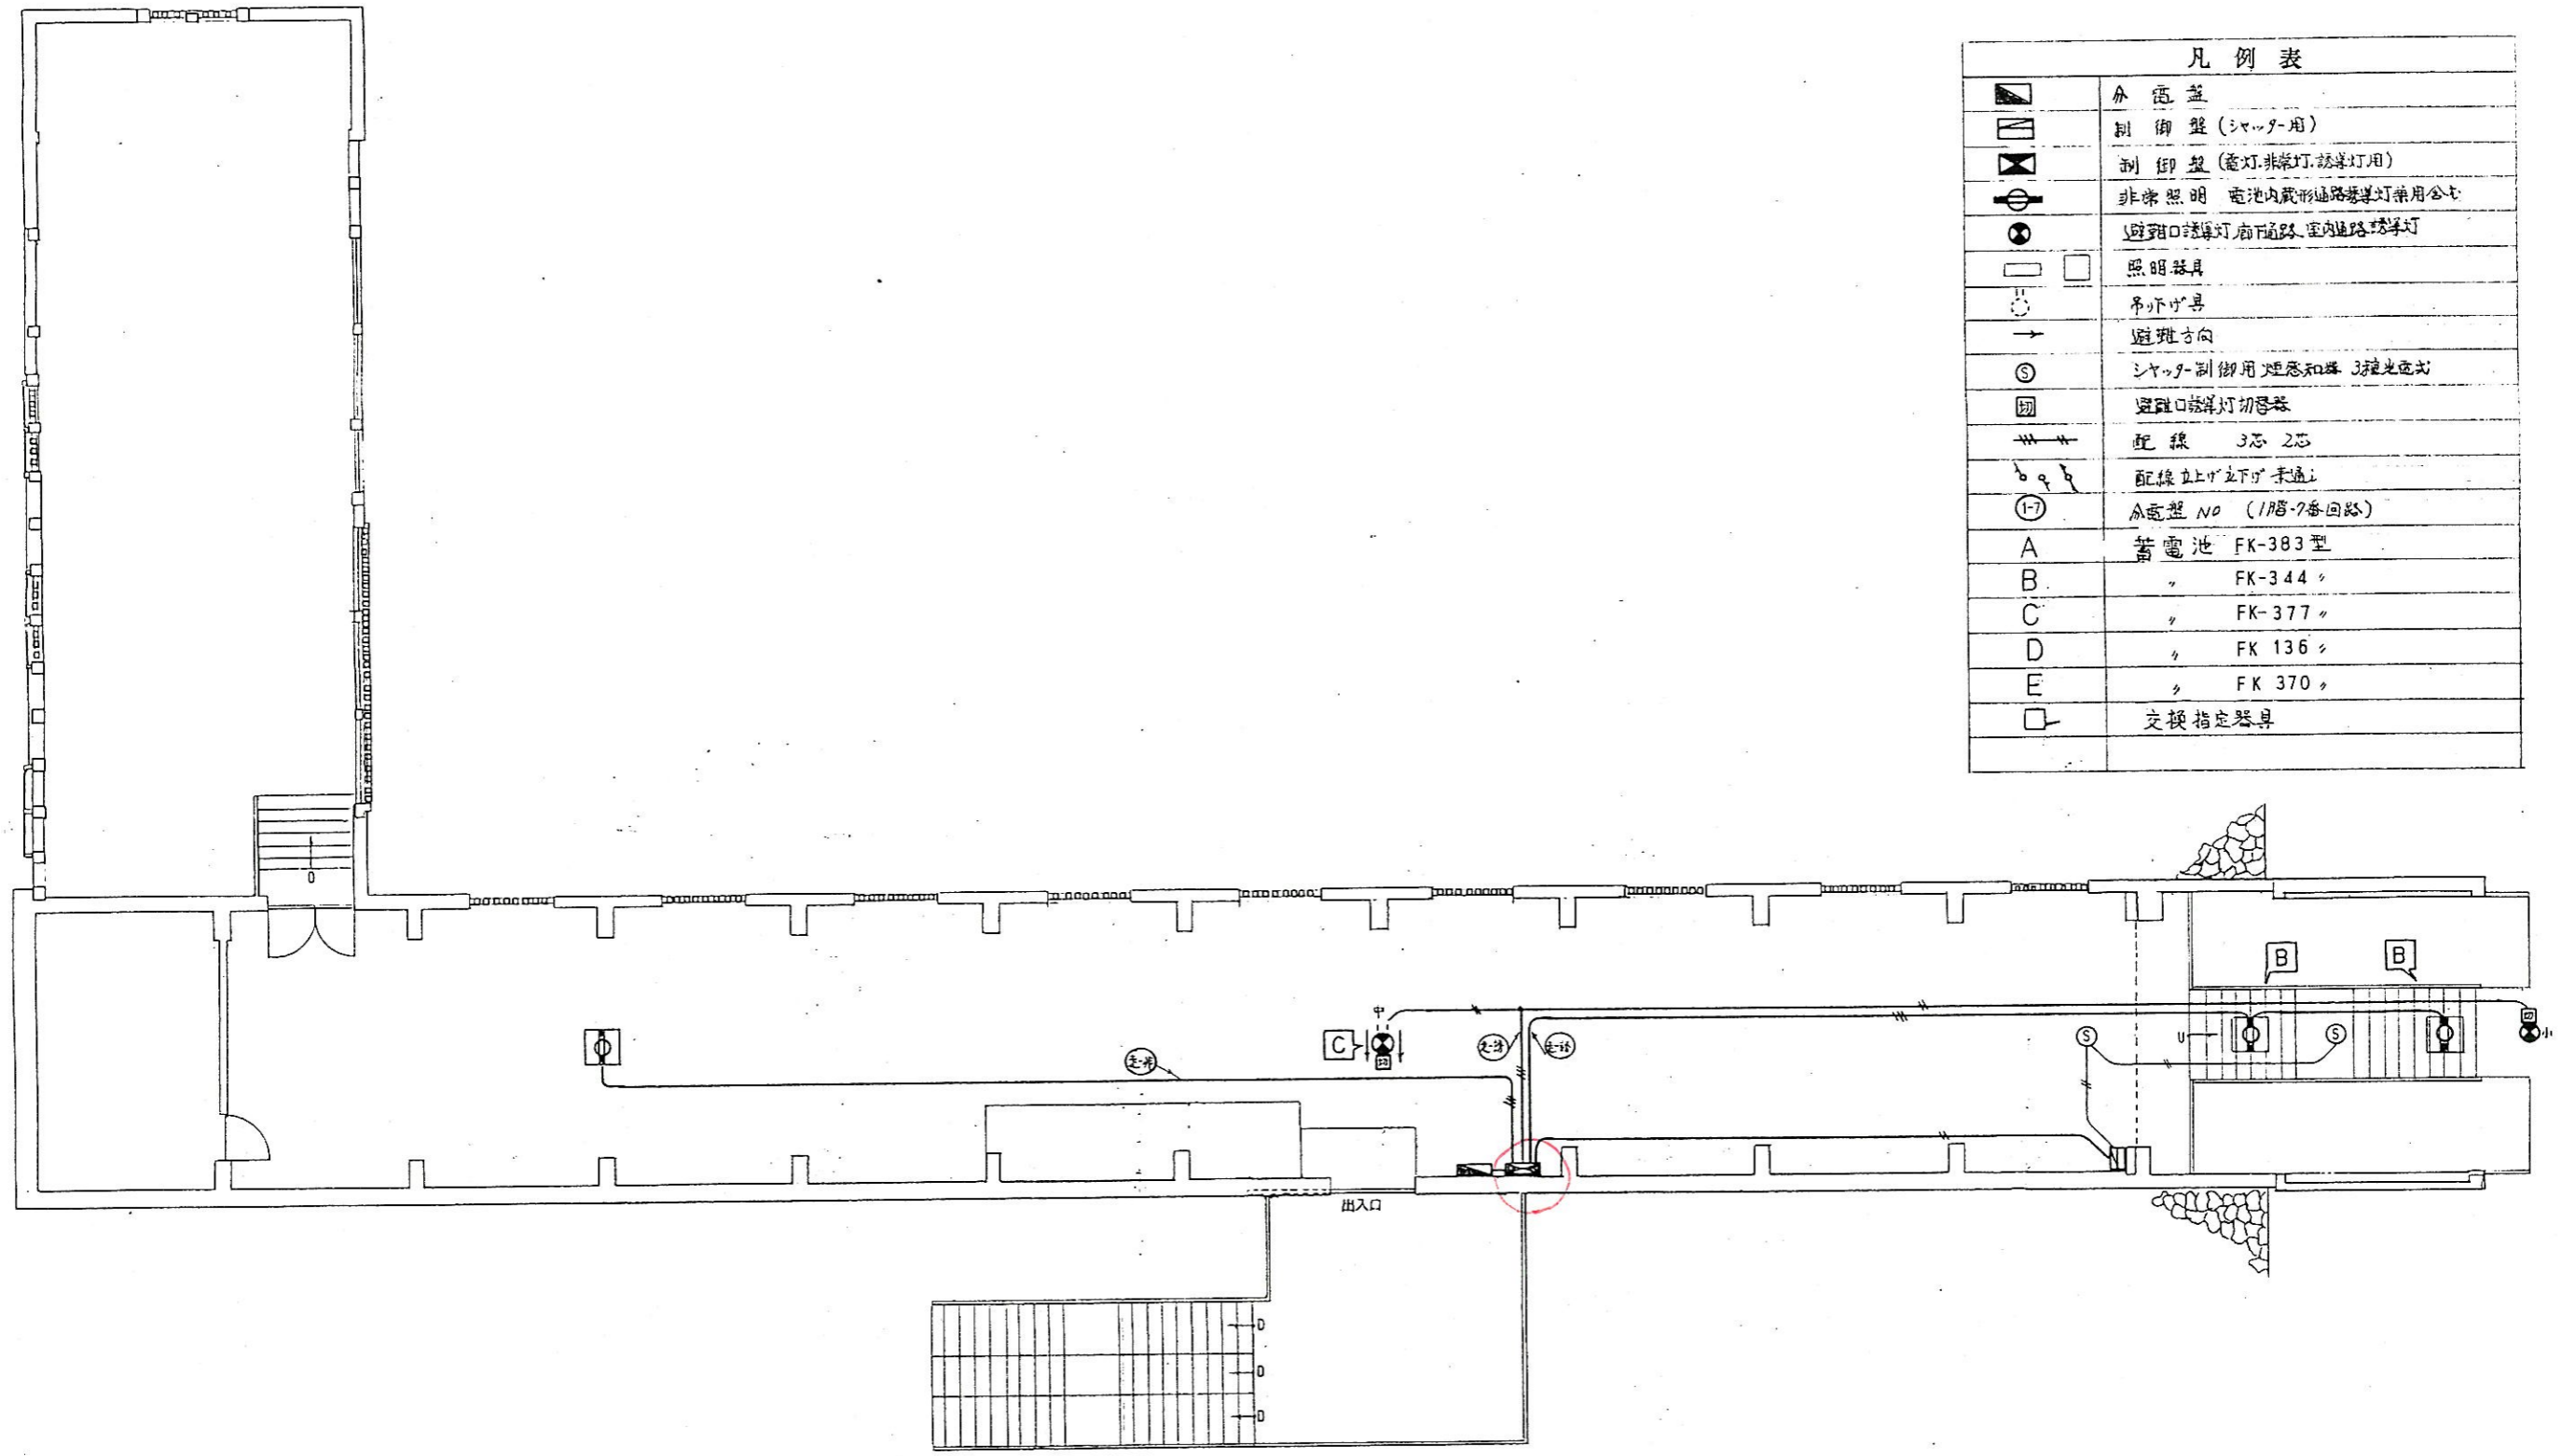


天安閣 走り長屋

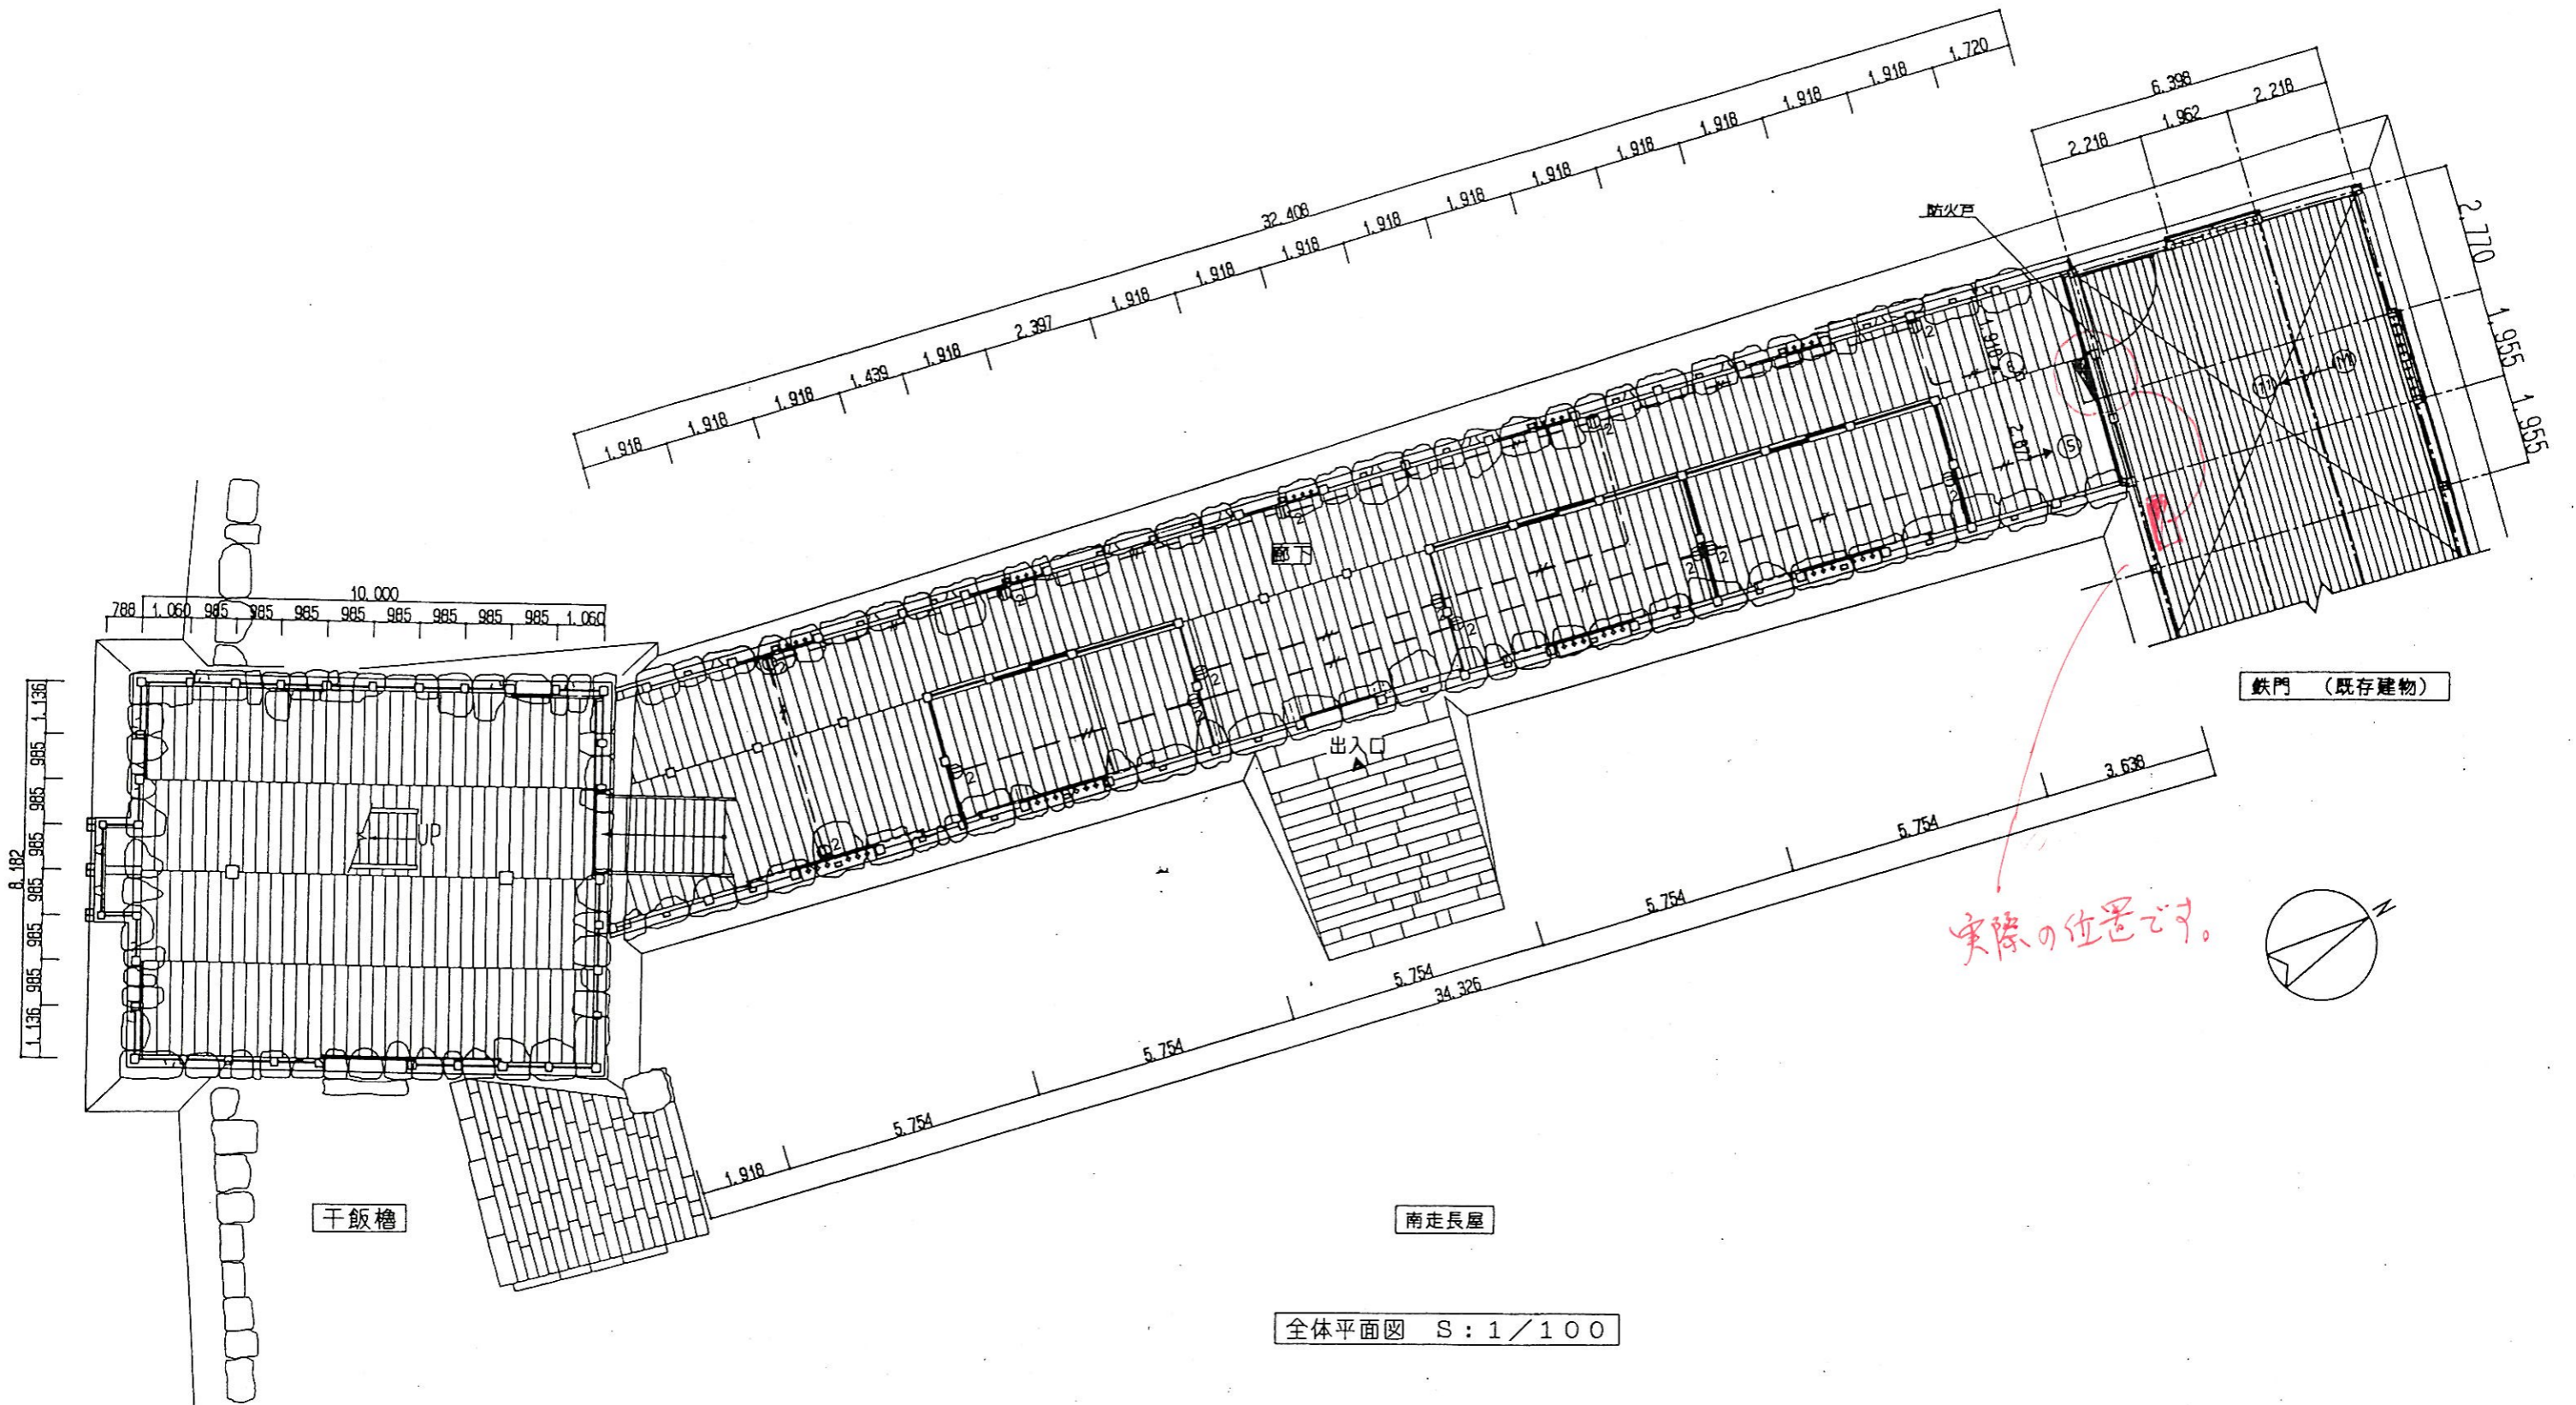

全体平面図 S: 1/100

一級建築士事務所 登録第21828号 一級建築士 近藤光雄 登録第141736号 VVF 2.0-2C(19)	工事名 干飯櫓・南走長屋復元工事	枚数 1/1 図号 77
	コンセント設備 図名 全体平面図	縮尺 1/100
財団法人 文化財建造物保存技術協会	担当 担当 担当	

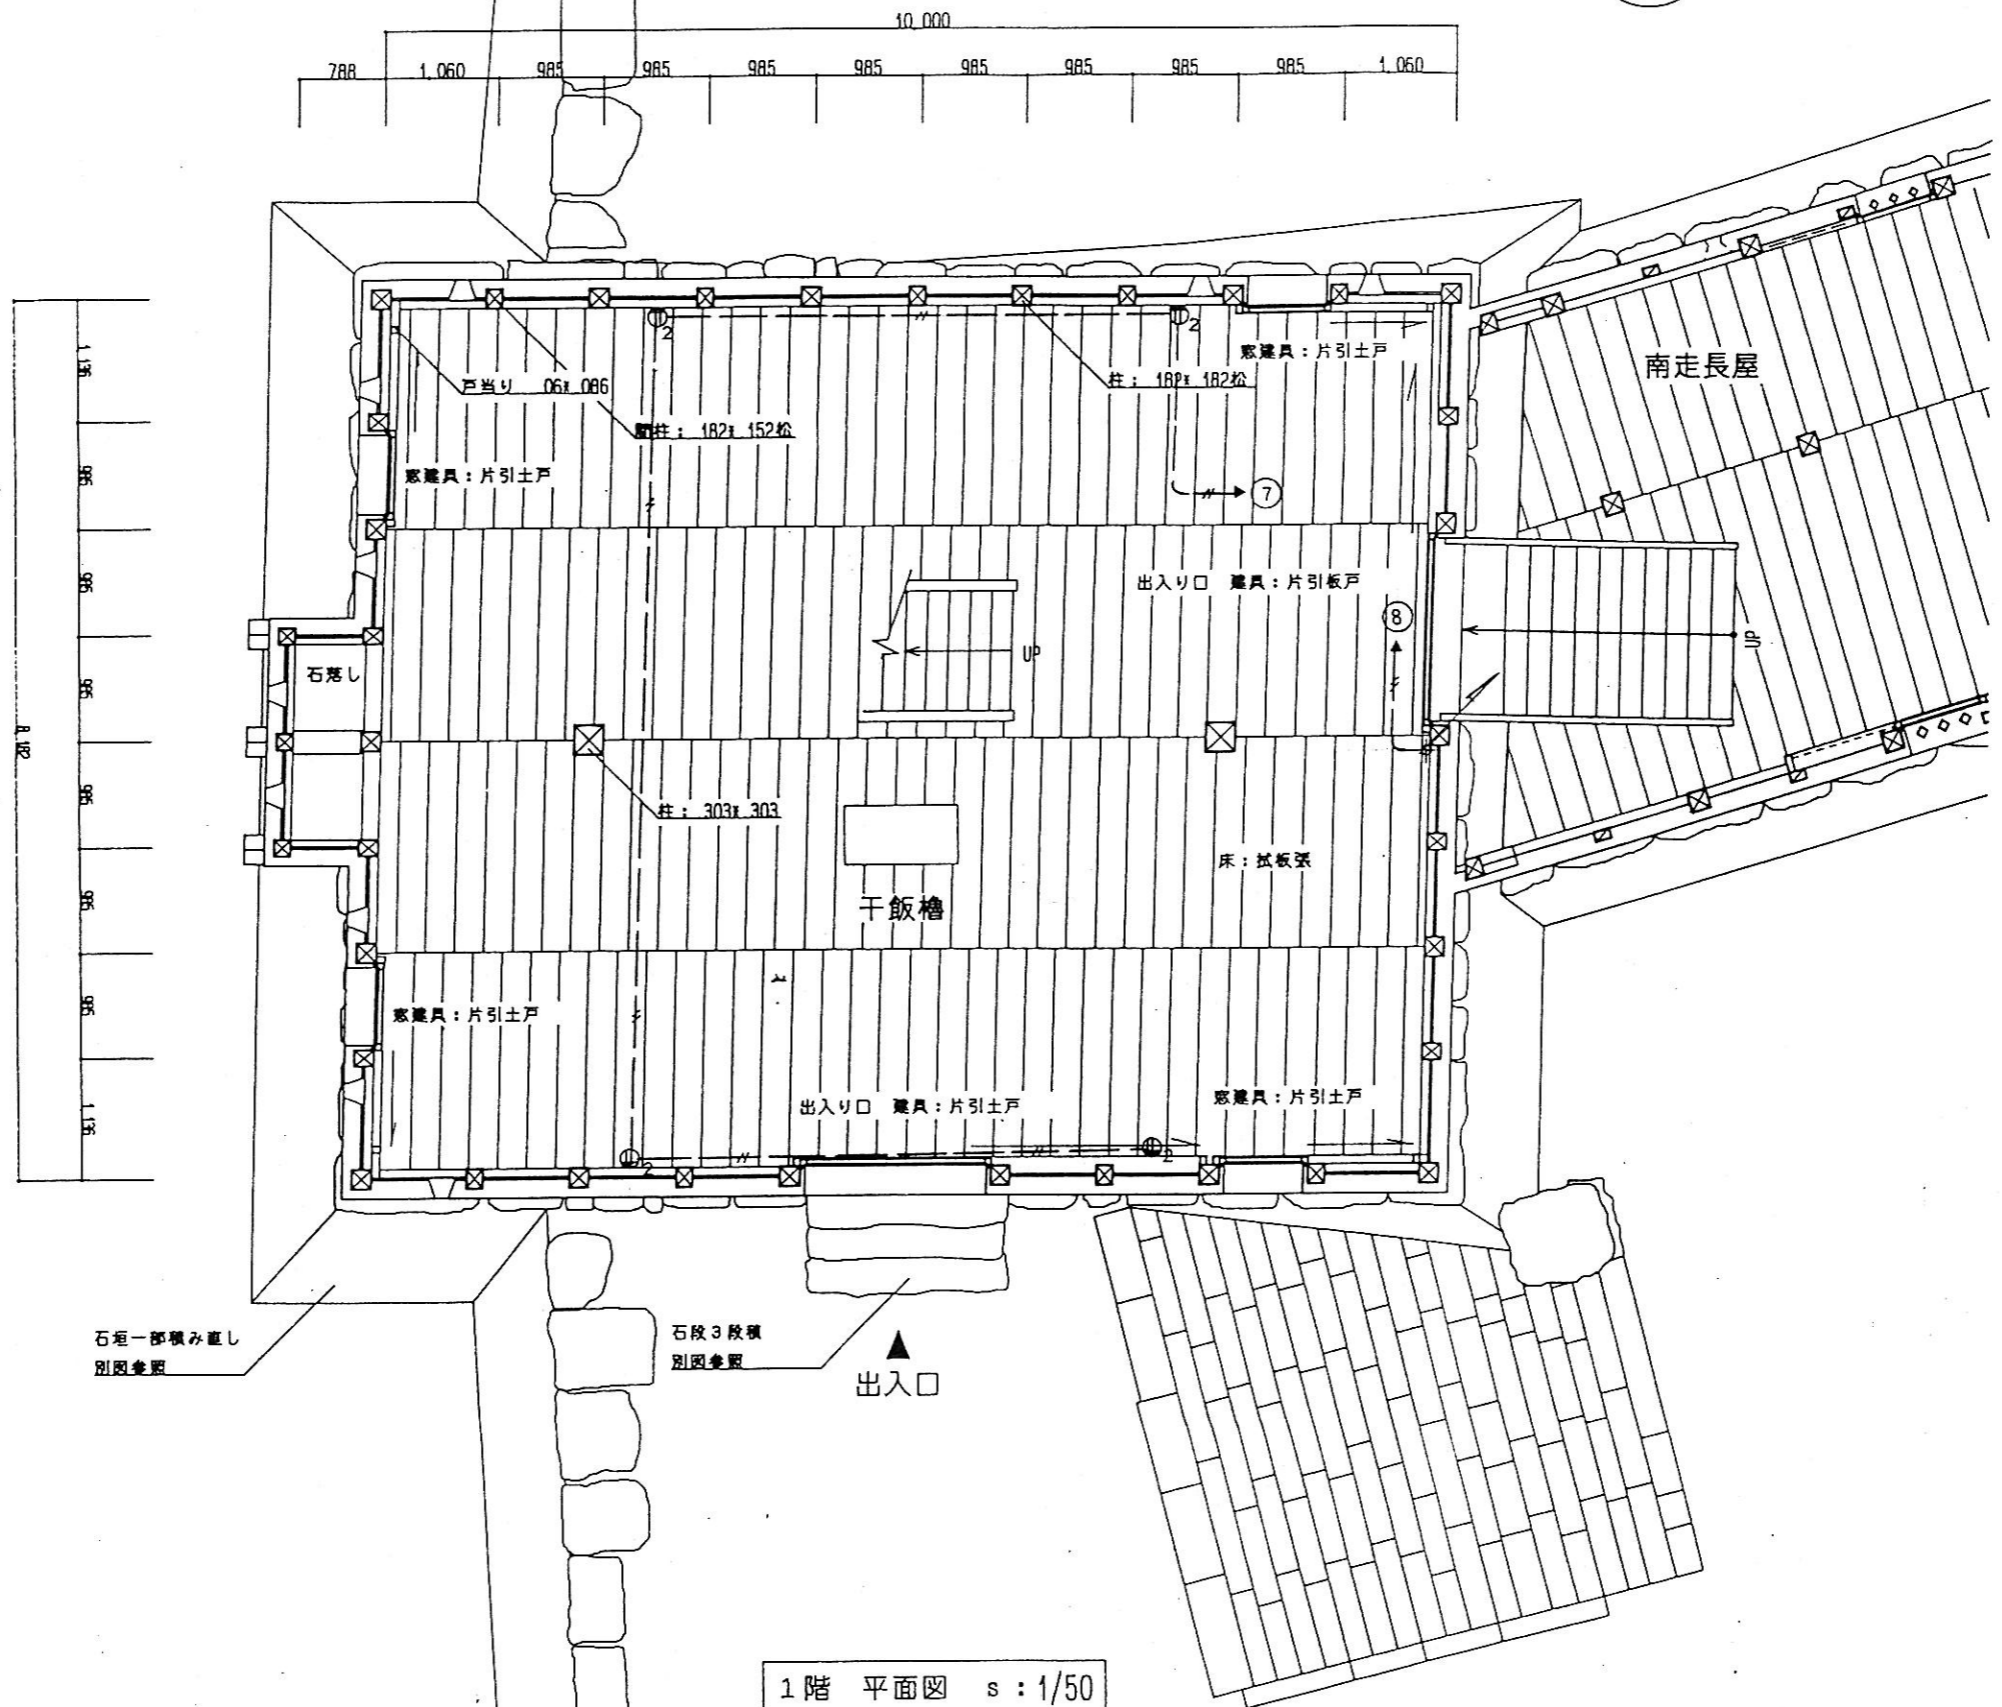
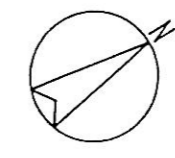


石垣一部積み直し
別図参照


石段3段積
別図参照

1階 平面図 s: 1/50

一般建築士事務所 登録第21828号 級建築士 近藤光雄 登録第141736号 VVF 20-2C(19)	工事名 干飯槽・南走長屋復元工事 コンセント設備	枚の内 / 号 78 日付
	図名 干飯槽1階平面図	縮尺 1/50
財団法人 文化財建造物保存技術協会		

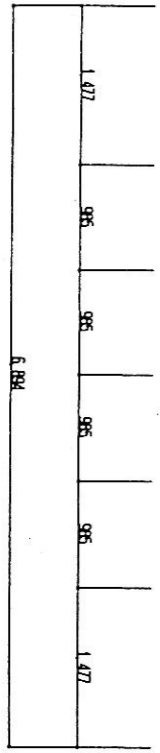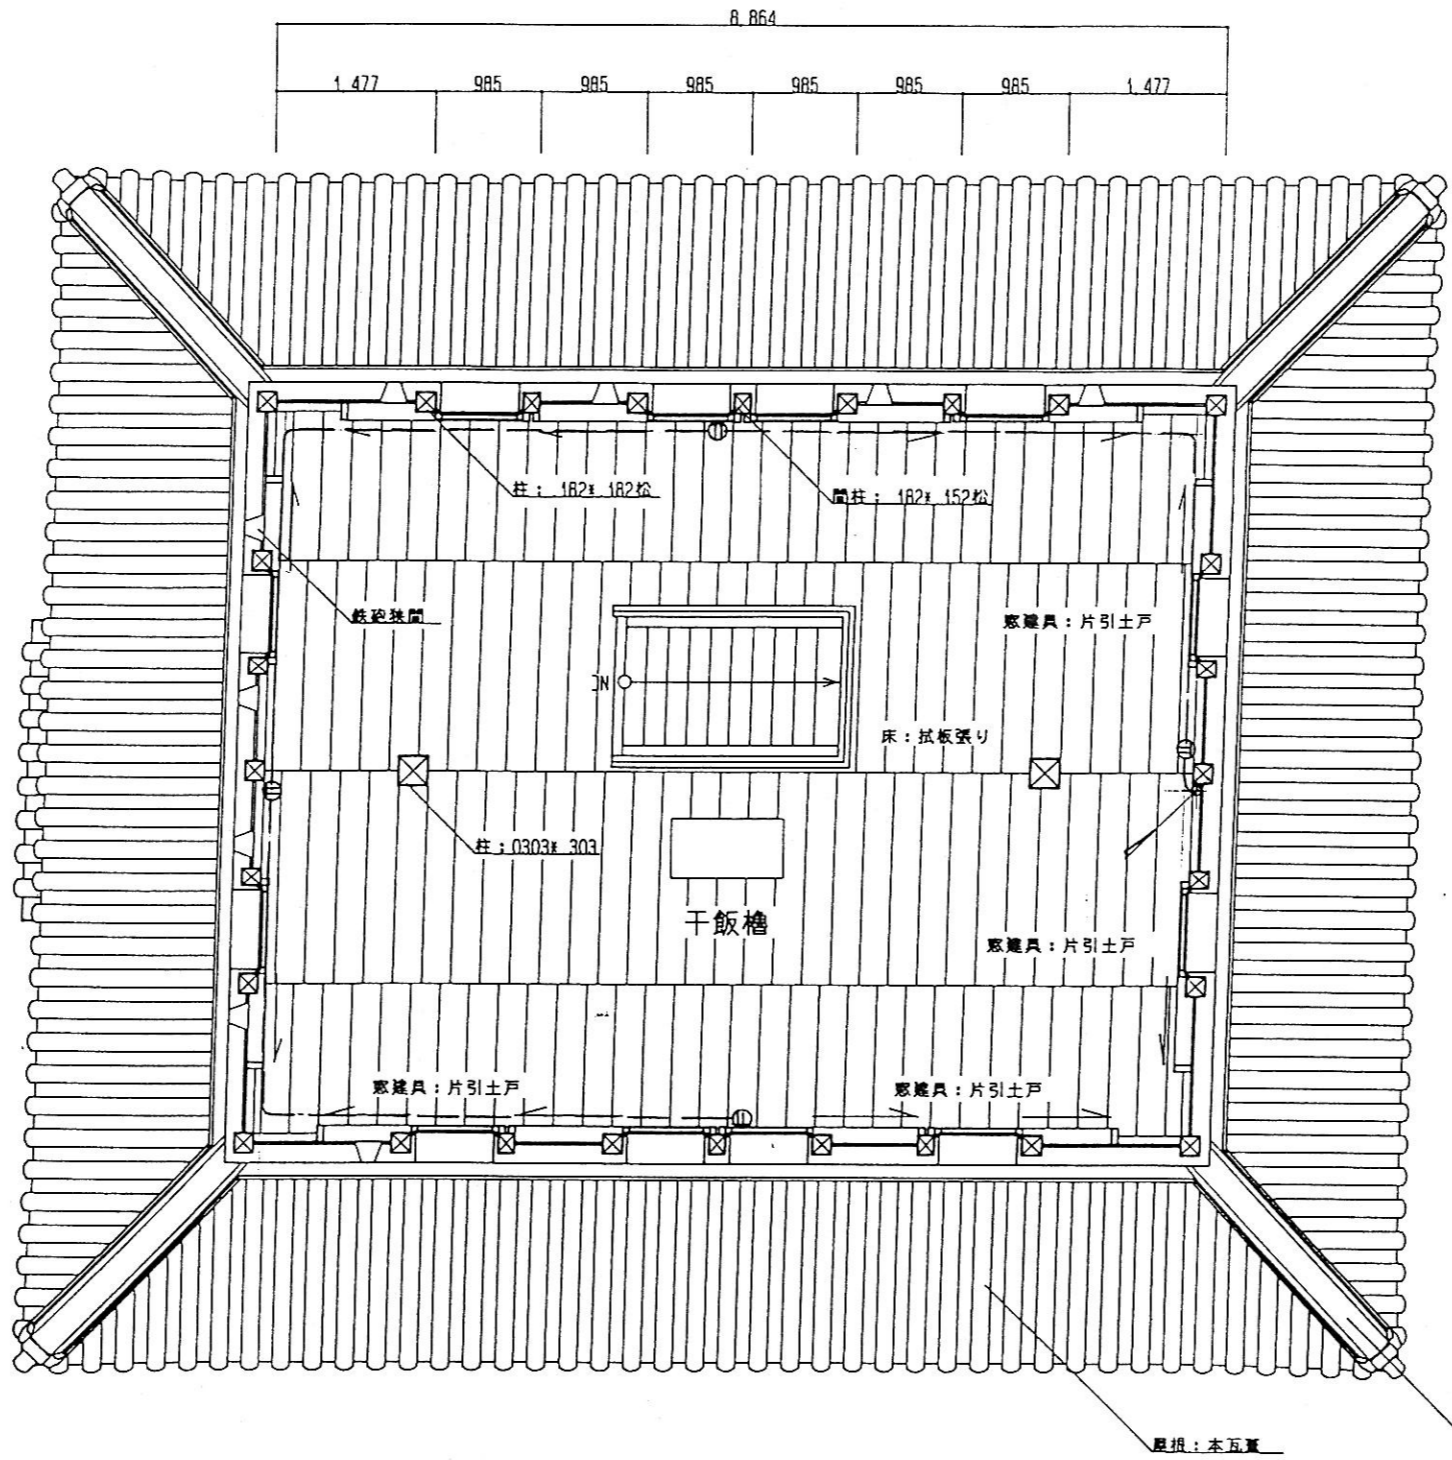

二階平面図 S: 1/50

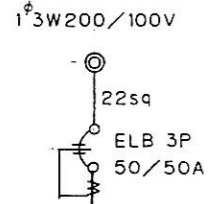

南走長屋電灯	①	②	南走長屋電灯
1階干飯槽電灯	③	④	2階干飯槽電灯
南走長屋コンセント	⑤	⑥	南走長屋コンセント
1階干飯槽コンセント	⑦	⑧	2階干飯槽コンセント
誘導灯	⑨	⑩	非常照明
換気ファン	⑪	⑫	予備

分岐 MCB 1P 50/20x12

名称	電灯分電盤
形式	壁掛型 (指定色メラミン焼付塗装)

仕様 VVF 20-2C 一級建築士事務所 登録第21828号 執業建築士 近藤光雄 登録第141796号	工事名 干飯槽・南走長屋復元工事 コンセント設備 図名 干飯槽2階平面図	枚の内 79 11付 縮尺 1/50	担当 担当 担当
	財団法人 文化財建造物保存技術協会		